


43 -220.9- 1
WEK160-20,00 **WAZ120-29,50/37,00**

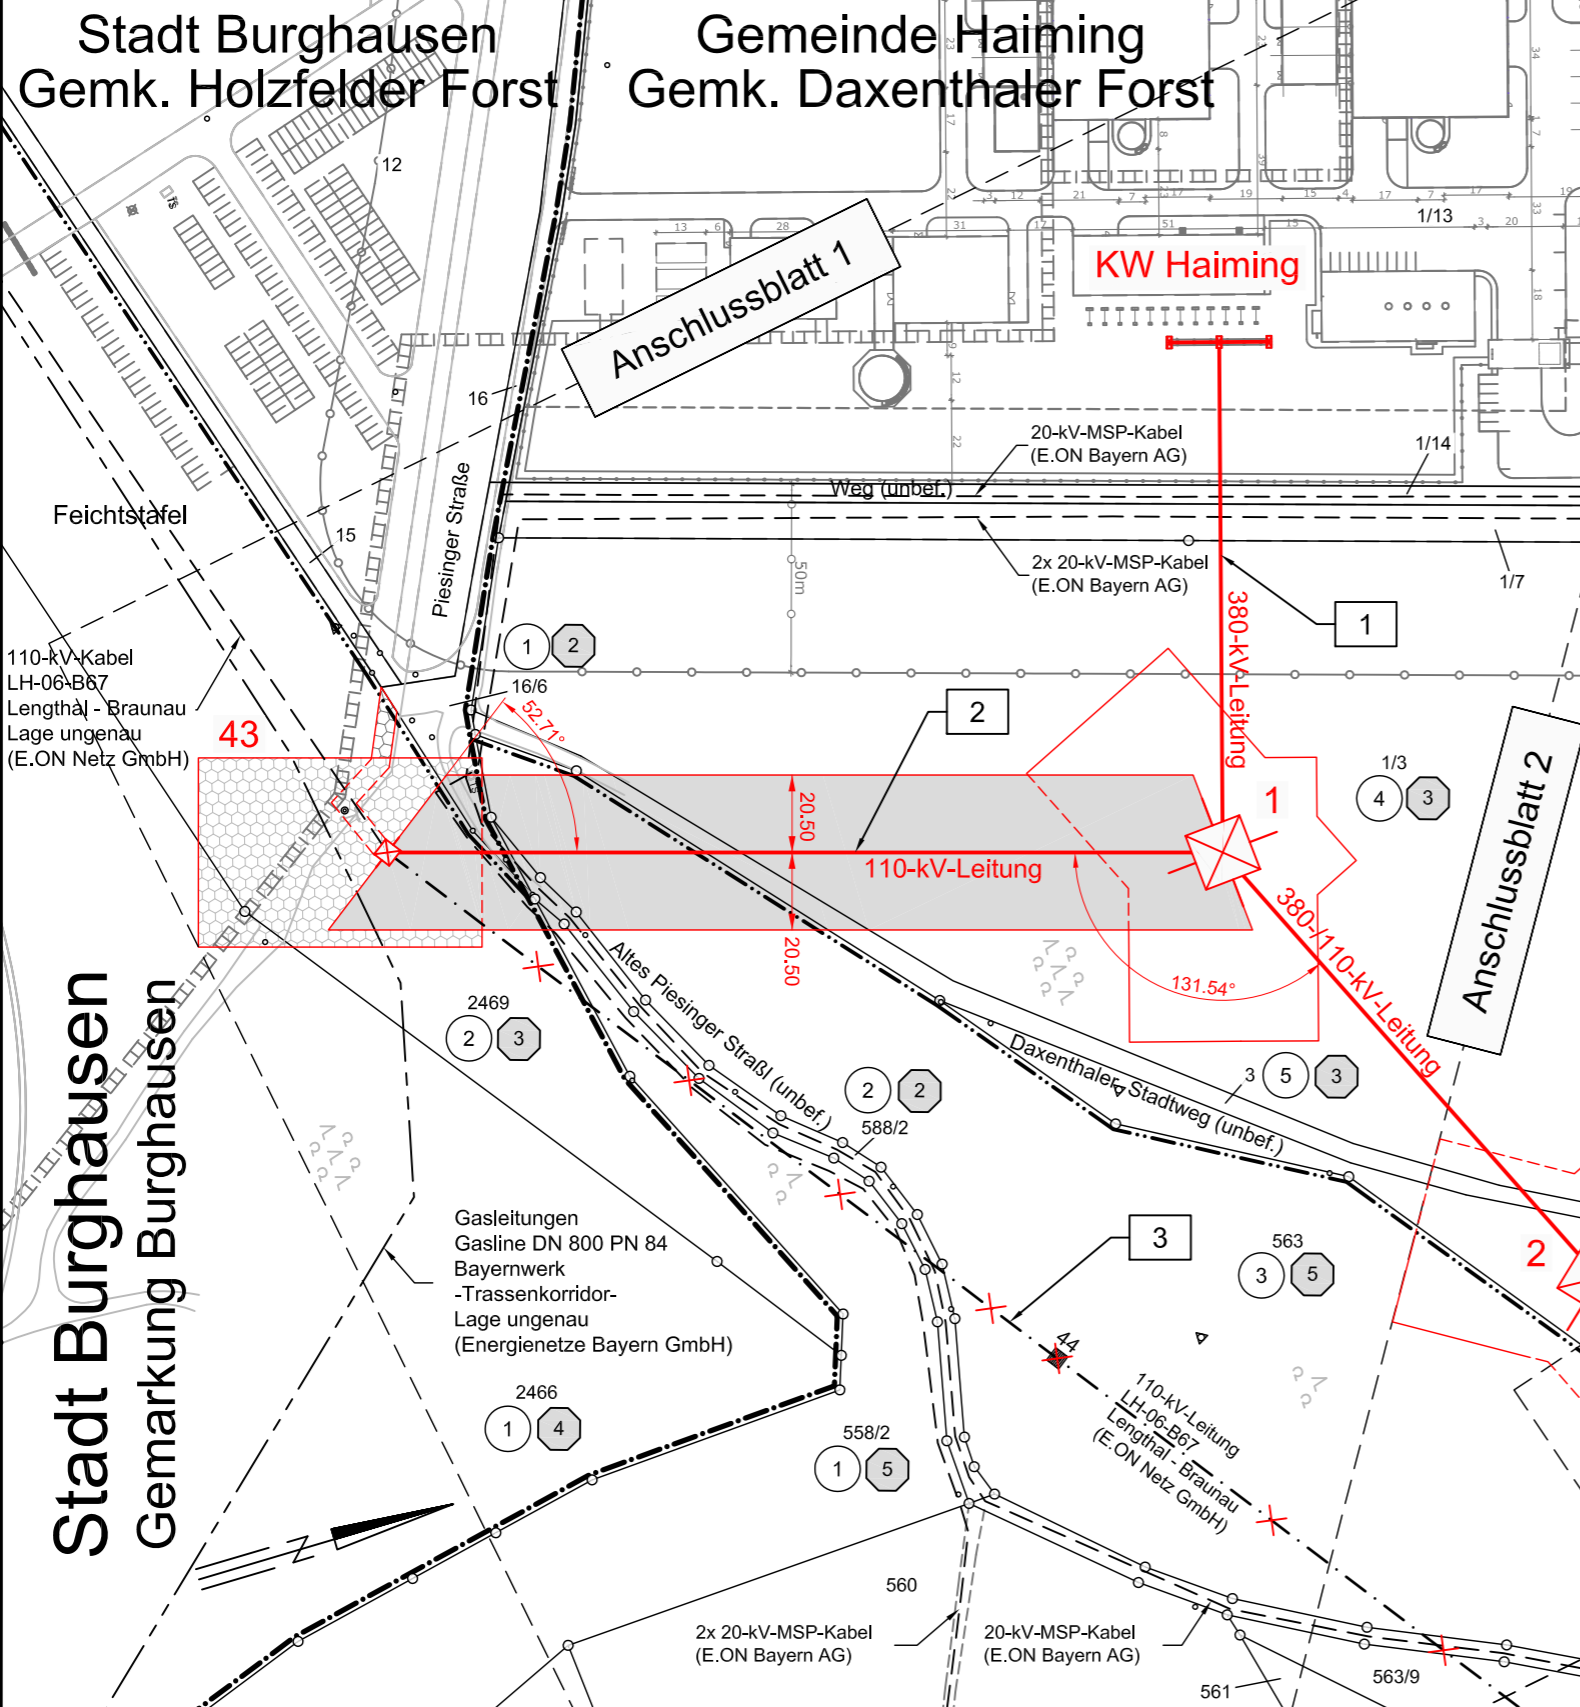

Unterlage 9.2




380-kV-Anschlußleitung
KW Haiming - UW Simbach
 (Einbindung 110-kV-Ltg. LH-06-B67, E.ON Netz GmbH)


Lageplan

Mast 43 - Mast-Nr. 1

Legende:

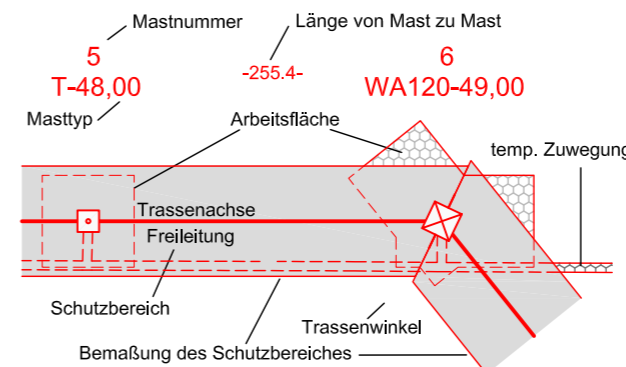

Grenzen:

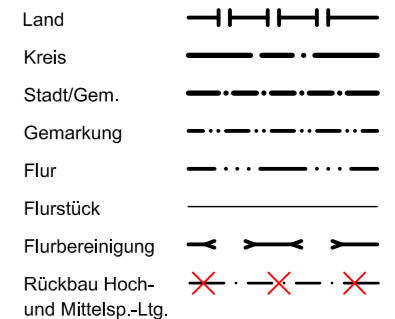

- 1 Bauwerksnummer
- 1 Eigentümer Schlüsselnummer
- 5 Grundstücksordnungsnummer
- 37 Flurstücksnummer
- ⊠ Abspannmast
- ⊡ Tragsmast

Vorhabensträgerin: **OMV Kraftwerk Haiming GmbH**
 Haiminger Straße 1
 D-84489 Burghausen

Generalplaner: **FICHTNER GmbH & Co. KG**
 Sarweystraße 3
 70191 Stuttgart

Planfeststellungsunterlage

Aufgestellt Burghausen, 01.06.2012

Reland Vacha

Satzungsgemäß ausgelegt in der Zeit vom bis

Zeit und Ort der Auslegung sind vor Auslegung ortsüblich bekannt gemacht worden

Gemeinde:

Dienststempel/Unterschrift

Planfeststellungsbehörde

Firma: **K2E**
 K2 Engineering GmbH

Maßstab: 1:2000

Einheit: Meter

Datum	Name
Bearb. 10.04.2012	Vocht
Gepr. 12.04.2012	Flemme
Zustand	Gültig
Org.-Einheit NAL	-

Landkreis Altötting

Gemeinde Haiming
 Gemarkung Piesing

Stadt Burghausen
 Gemarkung Burghausen