


Speicherdatum: 11.04.2012 - Plotdatum: 13.04.2012

LP19\_036-037.dwg

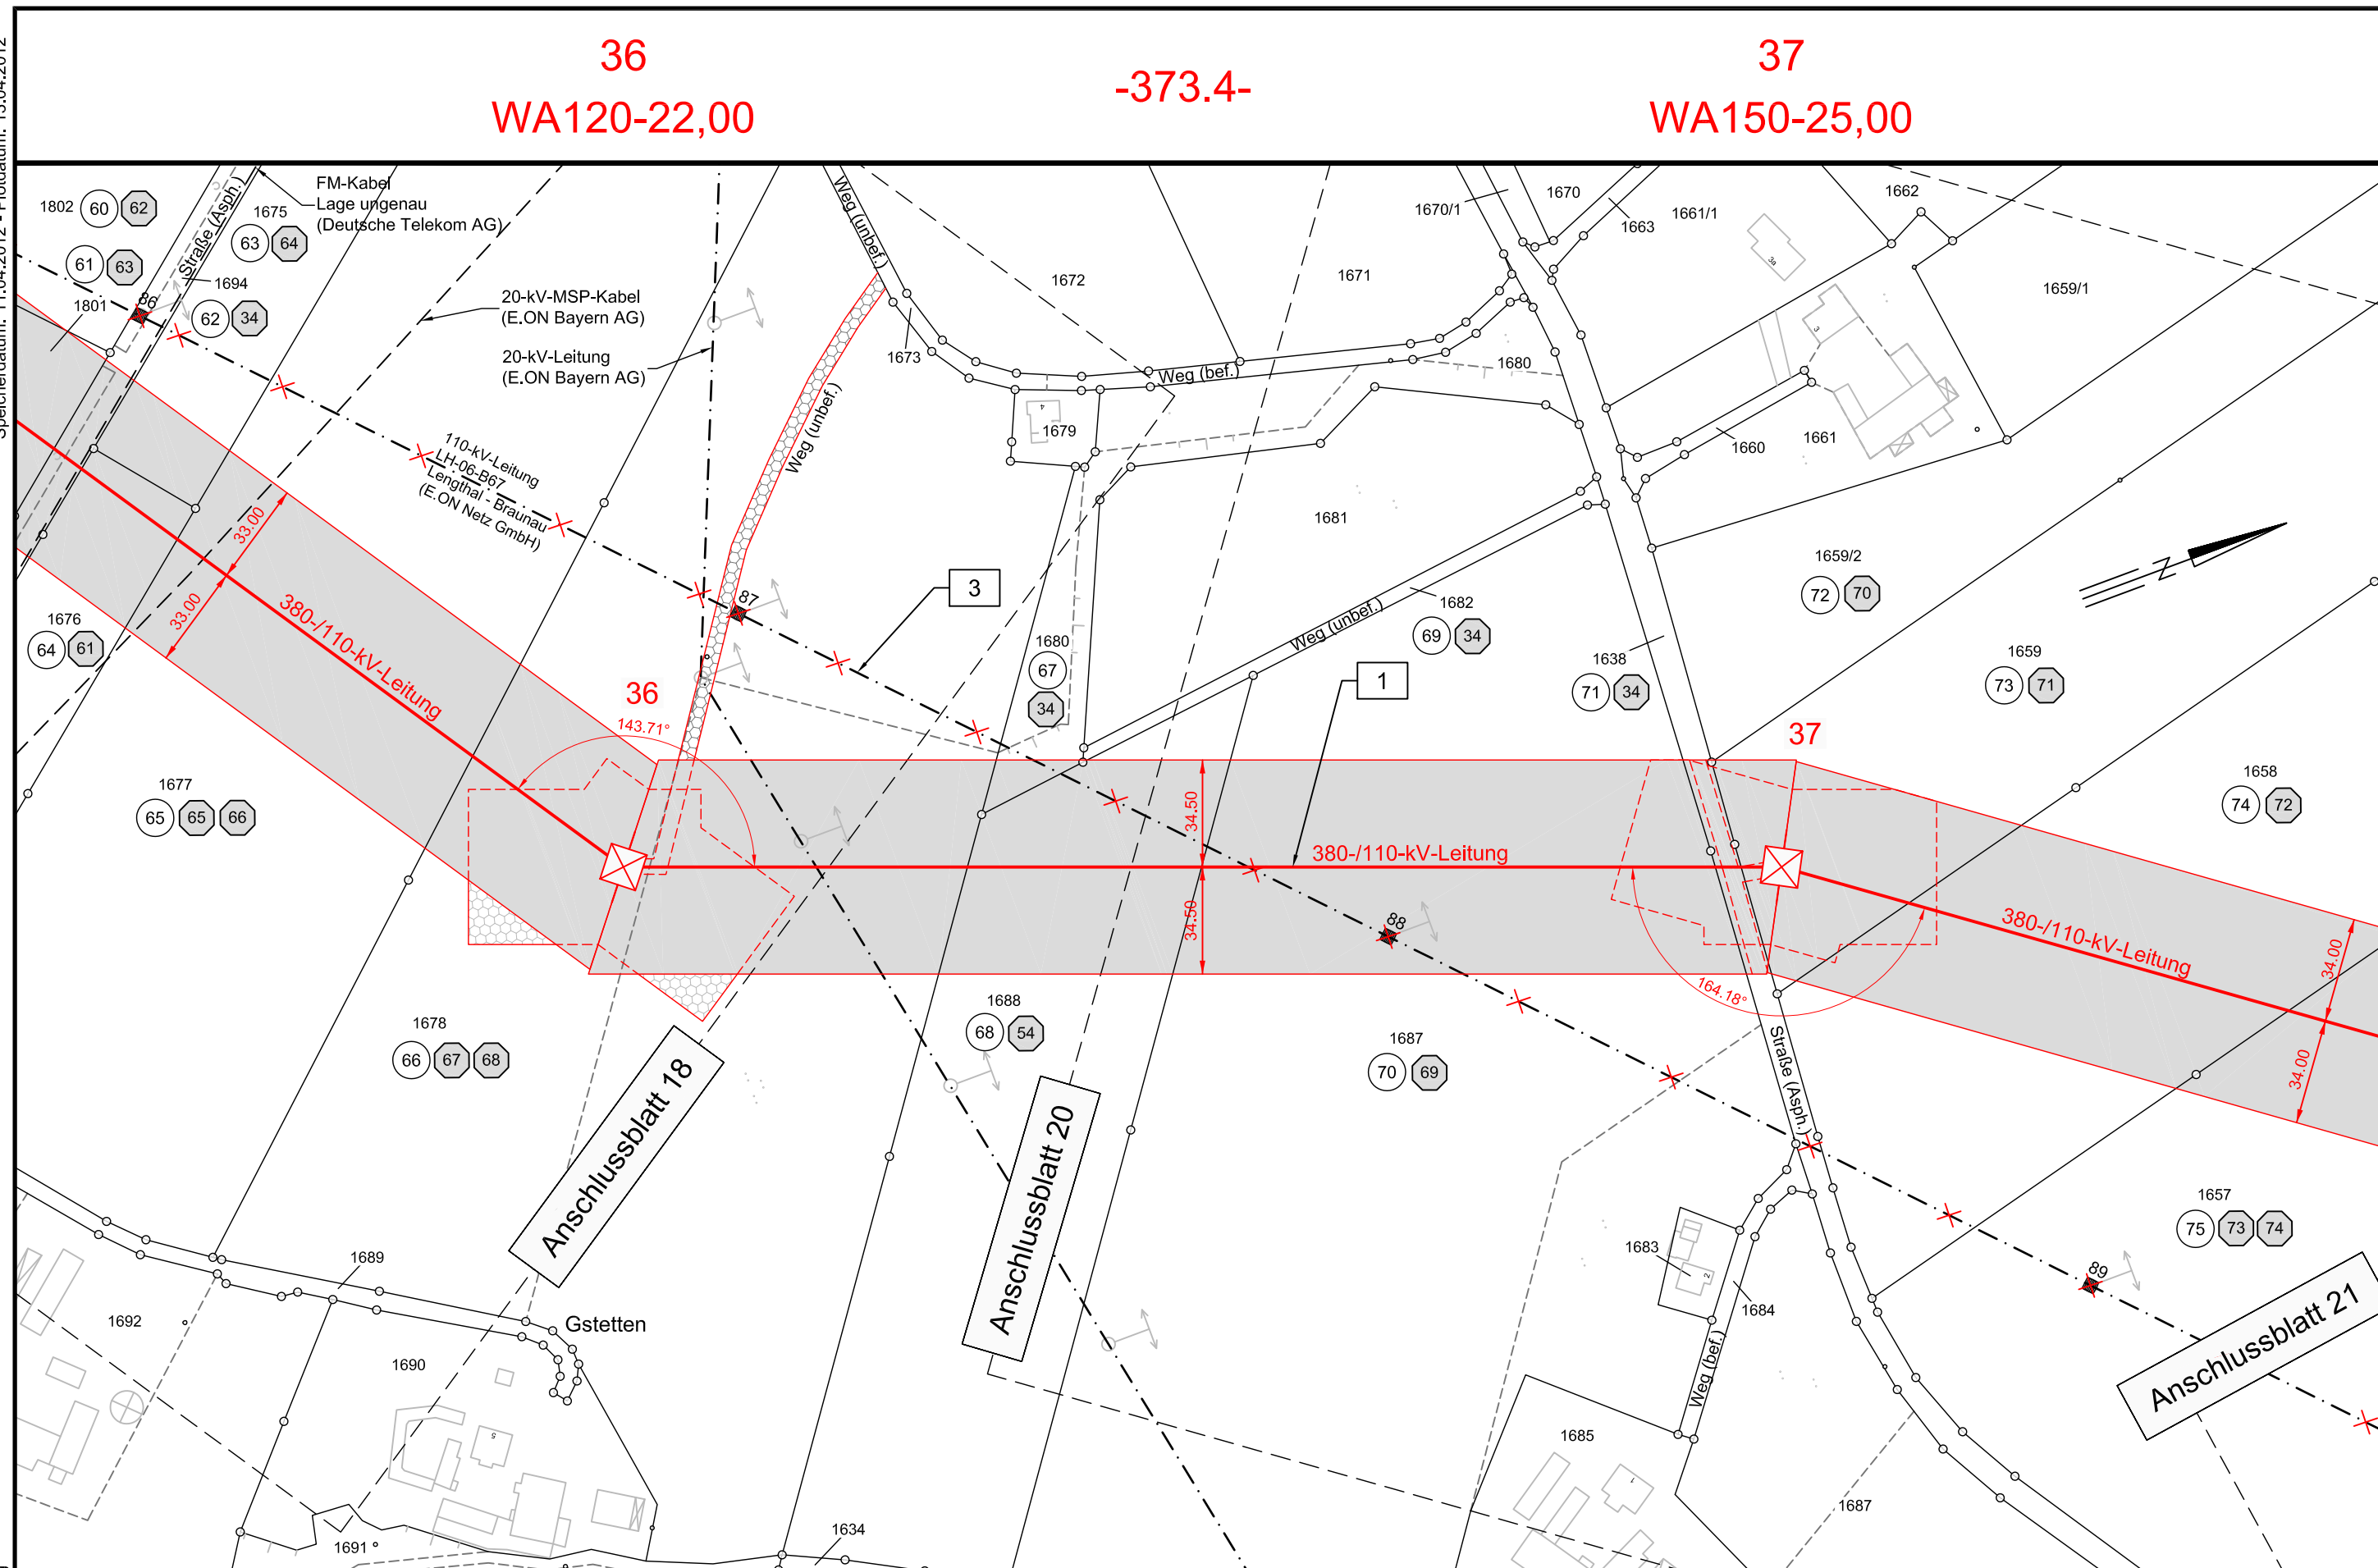

**36**  
WA120-22,00

**-373.4-**

**37**  
WA150-25,00

# Unterlage 9.2




## 380-kV-Anschlussleitung KW Haiming - UW Simbach

# Lageplan

Mast-Nr. 36 - Mast-Nr. 37

### Legende:

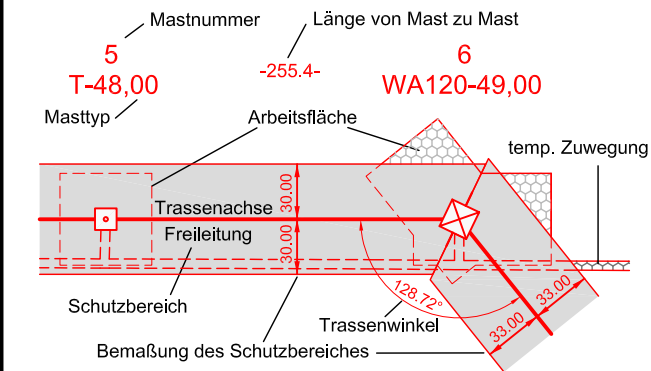

### Grenzen:

- Land
- Kreis
- Stadt/Gem.
- Gemarkung
- Flur
- Flurstück
- Flurbereinigung
- Rückbau Hoch- und Mittelsp.-Ltg.

- 1 Bauwerksnummer
- 1 Eigentümer Schlüsselnummer
- 5 Grundstücksordnungsnummer
- 37 Flurstücksnummer
- ⊗ Abspannmast
- ⊕ Tragmast

Vorhabensträgerin: OMV Kraftwerk Haiming GmbH  
Haiminger Straße 1  
D-84489 Burghausen

Generalplaner: **FICHTNER** GmbH & Co. KG  
Sarweystraße 3  
70191 Stuttgart

## Planfeststellungsunterlage

Aufgestellt  
Burghausen, 01.06.2012  
*Robert Voch*

Satzungsgemäß ausgelegen in der Zeit  
vom .....  
bis .....

Zeit und Ort der Auslegung sind vor Auslegung ortsüblich bekannt gemacht worden  
Gemeinde: .....

Firma  
**K2E**  
K2 Engineering GmbH

Maßstab:  
1:2000

Einheit:  
Meter

Datum	Name
Bearb. 10.04.2012	Vocht
Gepr. 12.04.2012	Flemme
Zustand	Gültig
Org.-Einheit NAL	-

Dienstsiegel/Unterschrift .....

Planfeststellungsbehörde

Landkreis Rottal-Inn

Gemeinde Kirchdorf a.Inn  
Gemarkung Kirchdorf a.Inn